

woj. śląskie  
pow. Sosnowiec  
miejscowość: Sosnowiec  
jed. ewid. 247501\_1, M. Sosnowiec  
obręb: 0009

m.z. 6.130.31.06.4.1; 6.130.31.06.4.3  
układ wsp. prostokątnych pł. 2000 strefa 6  
układ wys. Kronsztadt'86

### Mapa do celów projektowych

SKALA 1500


Sosnowiec ul. Przechodnia - Nowopogońska  
działka nr 5315  
WGG.6640.1613.2019

Niniejsza mapa może służyć do projektowania budynków sytuowanych w odległości większej niż 4,00 m od zewnętrznych granicy przedmiotowej działki. Na niniejszej mapie do celów projektowych mogą być projektowane sieci. Badano działki w księdze wieczystej o nr KA1S/00003397/9 w której brak informacji dotyczących obciążeń służebnością gruntową.

Mapa powstała w wyniku skanowania i wektoryzacji

### LEGENDA

254.1 zakres opracowania  
wysokość m.n.p.m.

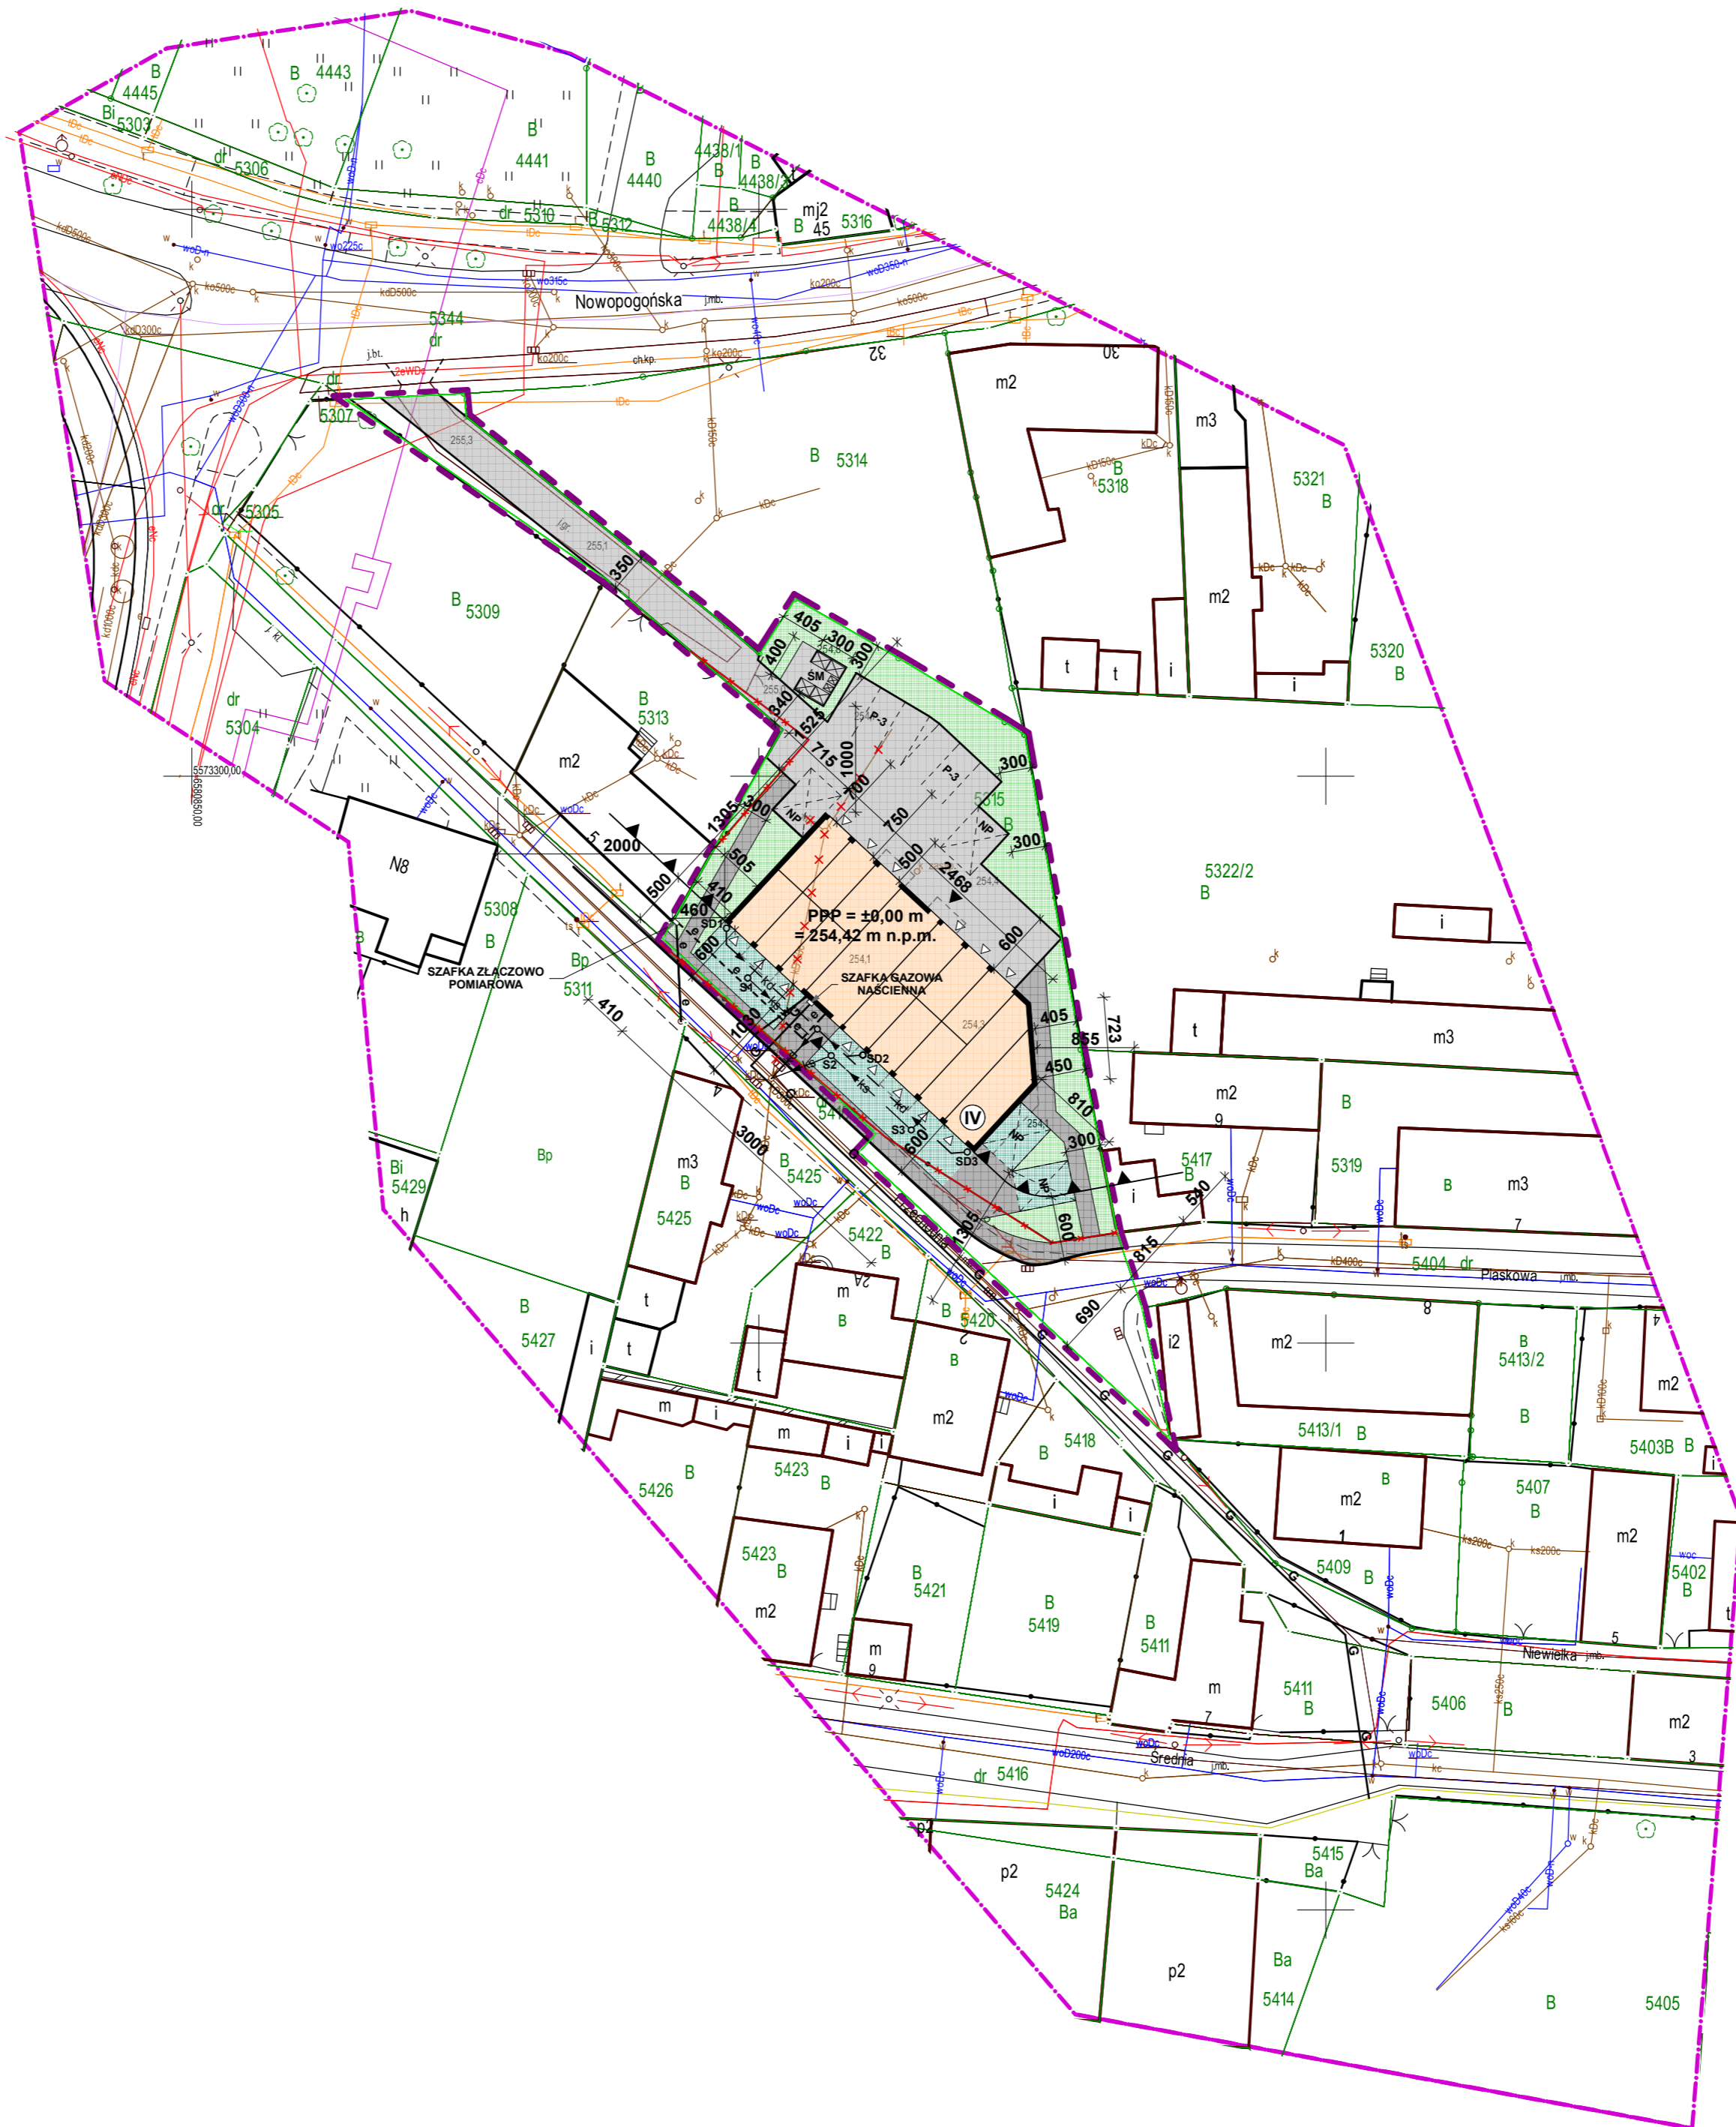

### OBJAŚNIENIE OZNACZEŃ

- ZAKRES OPRACOWANIA - OBSZAR ODDZIAŁYWANIA OBIEKTÓW
- LINIA ZABUDOWY
- PROJEKTOWANY BUDYNEK MIESZKALNY WIELORODZINNY
- PROJEKTOWANE WEJŚCIE DO BUDYNKU
- PROJEKTOWANY WJAZD DO BUDYNKU
- POWIERZCHNIA BIOLOGICZNIE CZYNNA
- POWIERZCHNIA UTWARDZONA - PŁYTY BETONOWE AZUROWE
- POWIERZCHNIA UTWARDZONA KOSTKĄ BRUKOWĄ
- POWIERZCHNIA UTWARDZONA KOSTKĄ BRUKOWĄ
- LICZBA KONDYGNACJI NADZIEMNYCH
- MIEJSCE GROMADZENIA ODPADÓW STAŁYCH - ŚMIETNIK
- OZNACZENIE MIEJSCA PARKINGOWEGO DLA OSOBY NIEPEŁNOSPRAWNEJ - O WYMIARACH 3,6 x 5,0 [m]
- OZNACZENIE MIEJSC PARKINGOWYCH W LICZBIE 3 - JEDNO MIEJSCE O WYMIARACH 2,5 x 5,0 [m]
- ISTNIEJĄCE OGRODZENIE PEŁNE PRZEZNACZONE DO ROZBIÓRKI

#### PROJEKTOWANE ODCINKI ZEWNĘTRZNYCH CZĘŚCI INSTALACJI WEWNĘTRZNYCH

- WG ODRĘBNEGO POSTĘPOWANIA ADMINISTRACYJNEGO I DOKUMENTACJI

- PROJEKTOWANA INSTALACJA WODY (ZMIANA)
- PROJEKTOWANA INSTALACJA KANALIZACJI SANITARNEJ
- PROJEKTOWANA INSTALACJA KANALIZACJI DESZCZOWEJ
- PROJEKTOWANA INSTALACJA ELEKTRYCZNA
- ISTNIEJĄCA CZĘŚĆ INSTALACJI DO ROZEBRANIA

#### PROJEKTOWANE ODCINKI ZEWNĘTRZNYCH CZĘŚCI INSTALACJI WEWNĘTRZNYCH

- WG ODRĘBNEGO POSTĘPOWANIA ADMINISTRACYJNEGO I DOKUMENTACJI

- PROJEKTOWANA INSTALACJA KANALIZACJI SANITARNEJ
- PROJEKTOWANA INSTALACJA KANALIZACJI DESZCZOWEJ
- PROJEKTOWANA INSTALACJA ELEKTRYCZNA
- PROJEKTOWANA INSTALACJA ELEKTRYCZNA

PPP = ±0,00 m = 254,42 m n.p.m.

### PROJEKT BUDOWLANY

INWESTOR: EWA PIETRYKA, ul. Upadowa 11, 41-216 SOSNOWIEC  
DAWID TYRALIK, pl. Wyzwolenia 1/10, 40-423 KATOWICE  
TEMAT: PROJEKT BUDOWLANY BUDOWY BUDYNKU MIESZKALNEGO WIELORODZINNEGO (Z 20 LOKALAMI MIESZKALNYMI) Z GARAZAMI W BRYLE BUDYNKU W SOSNOWCU PRZY UL. PRZECHODNIEJ DZIAŁKA NR 5315, OBRĘB 0009

STYCZEŃ 2020

RYСУNEK Z-1

### PROJEKT ZAGOSPODAROWANIA TERENU

SKALA 1:500  
PROJEKTANT mgr inż. arch. PIOTR MICHALCZYK upr. 10/OPOKK/2017, PODPIS  
ARCHITEKTURA: uprawnienia budowlane do projektowania w specjalności architektonicznej bez ograniczeń  
SPRAWDZAJĄCY mgr inż. arch. KRYSZTOF KAIZERBRECHT upr. 503/89, PODPIS  
ARCHITEKTURA: uprawnienia budowlane do projektowania w specjalności architektonicznej bez ograniczeń  
PROJEKTANT mgr inż. MARCIN POLIS upr. SLK/6256/PWBKb/15, PODPIS  
KONSTRUKCJA: uprawnienia budowlane do projektowania i kierowania robotami budowlanymi bez ograniczeń w specjalności konstrukcyjno-budowlanej  
SPRAWDZAJĄCY mgr inż. JANUSZ WITOS upr. 47/99, PODPIS  
KONSTRUKCJA: uprawnienia budowlane do projektowania i kierowania robotami budowlanymi bez ograniczeń w specjalności konstrukcyjno-budowlanej